




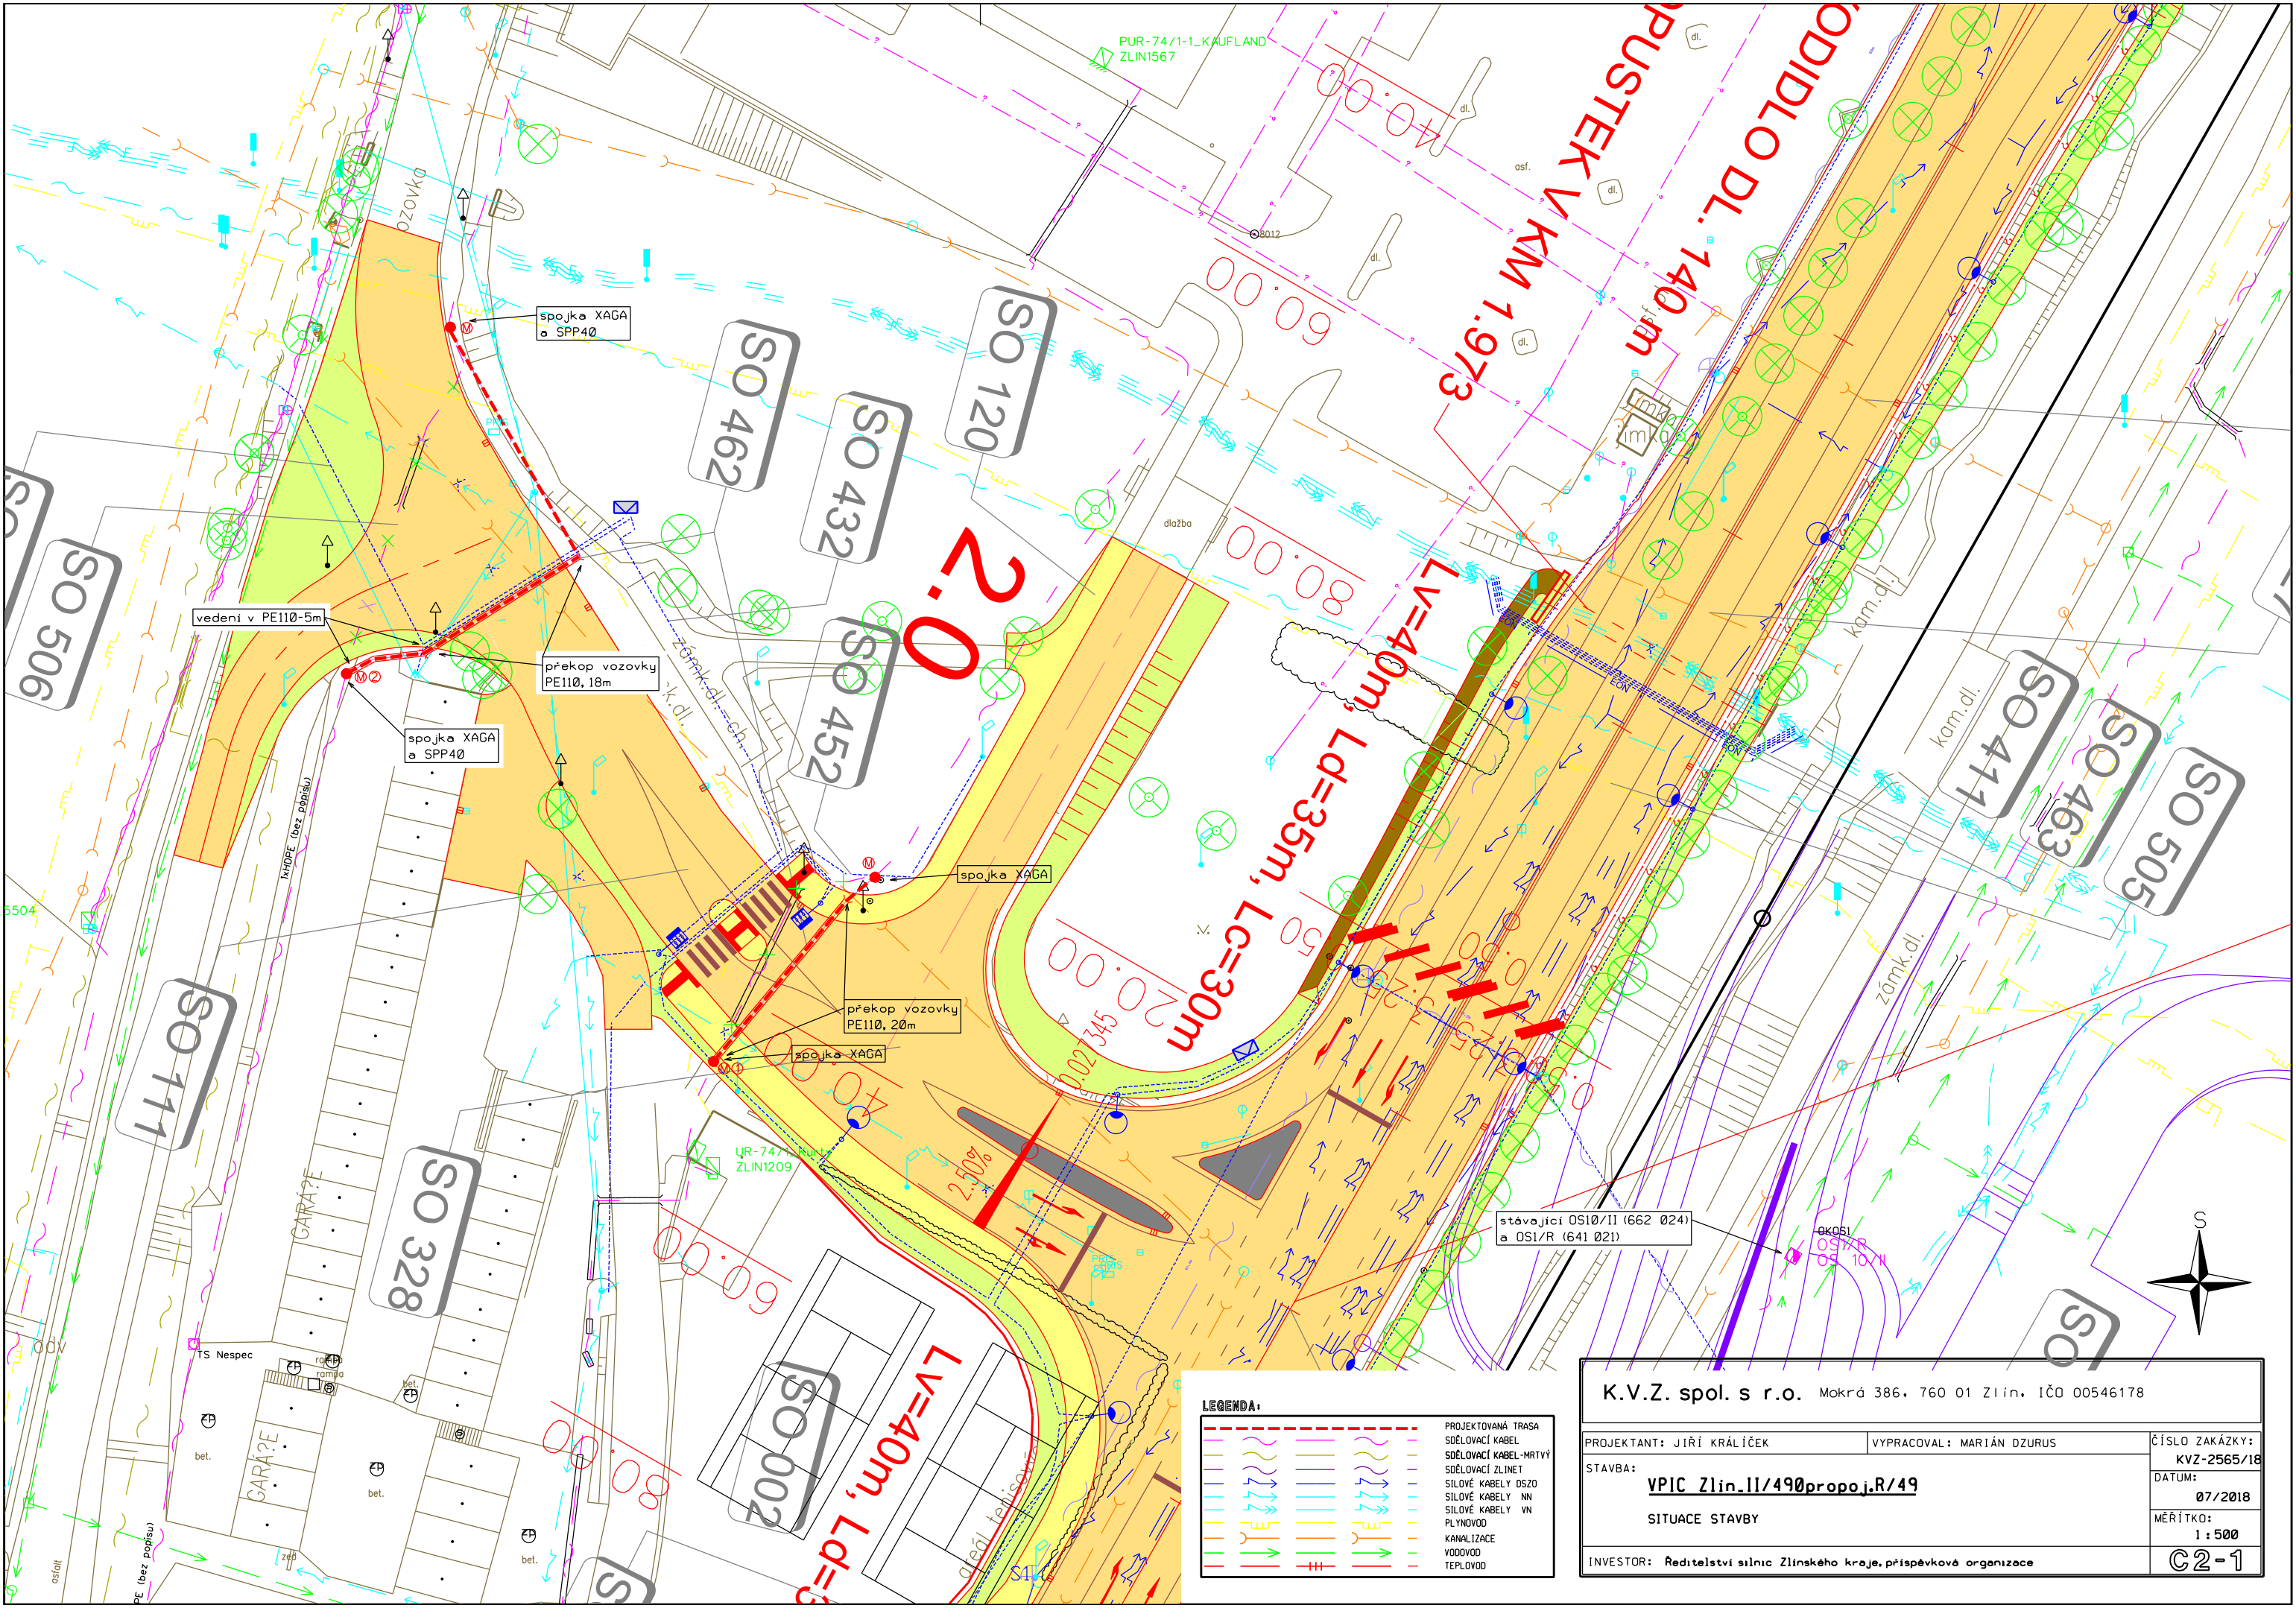



LEGENDA:	
	PROJEKTOVANÁ TRASA
	SĐELOVACÍ KABEL
	SĐELOVACÍ KABEL-MRTVÝ
	SĐELOVACÍ ZLINET
	SILOVÉ KABELY DSZO
	SILOVÉ KABELY NN
	SILOVÉ KABELY VN
	PLYNOVOD
	KANALIZACE
	VODOVOD
	TEPLOVOD

K.V.Z. spol. s r.o. Mokrá 386, 760 01 Zlín, IČO 00546178		
PROJEKTANT: JIŘÍ KRÁLÍČEK	VYPRACOVAL: MARIÁN DZURUS	ČÍSLO ZAKÁZKY: KVZ-2565/18
STAVBA: VPIC Zlín.II/490propoj.R/49		DATUM: 07/2018
SITUACE STAVBY		MĚŘÍTKO: 1:500
INVESTOR: Ředitelství silnic Zlínského kraje, příspěvková organizace		C2-1

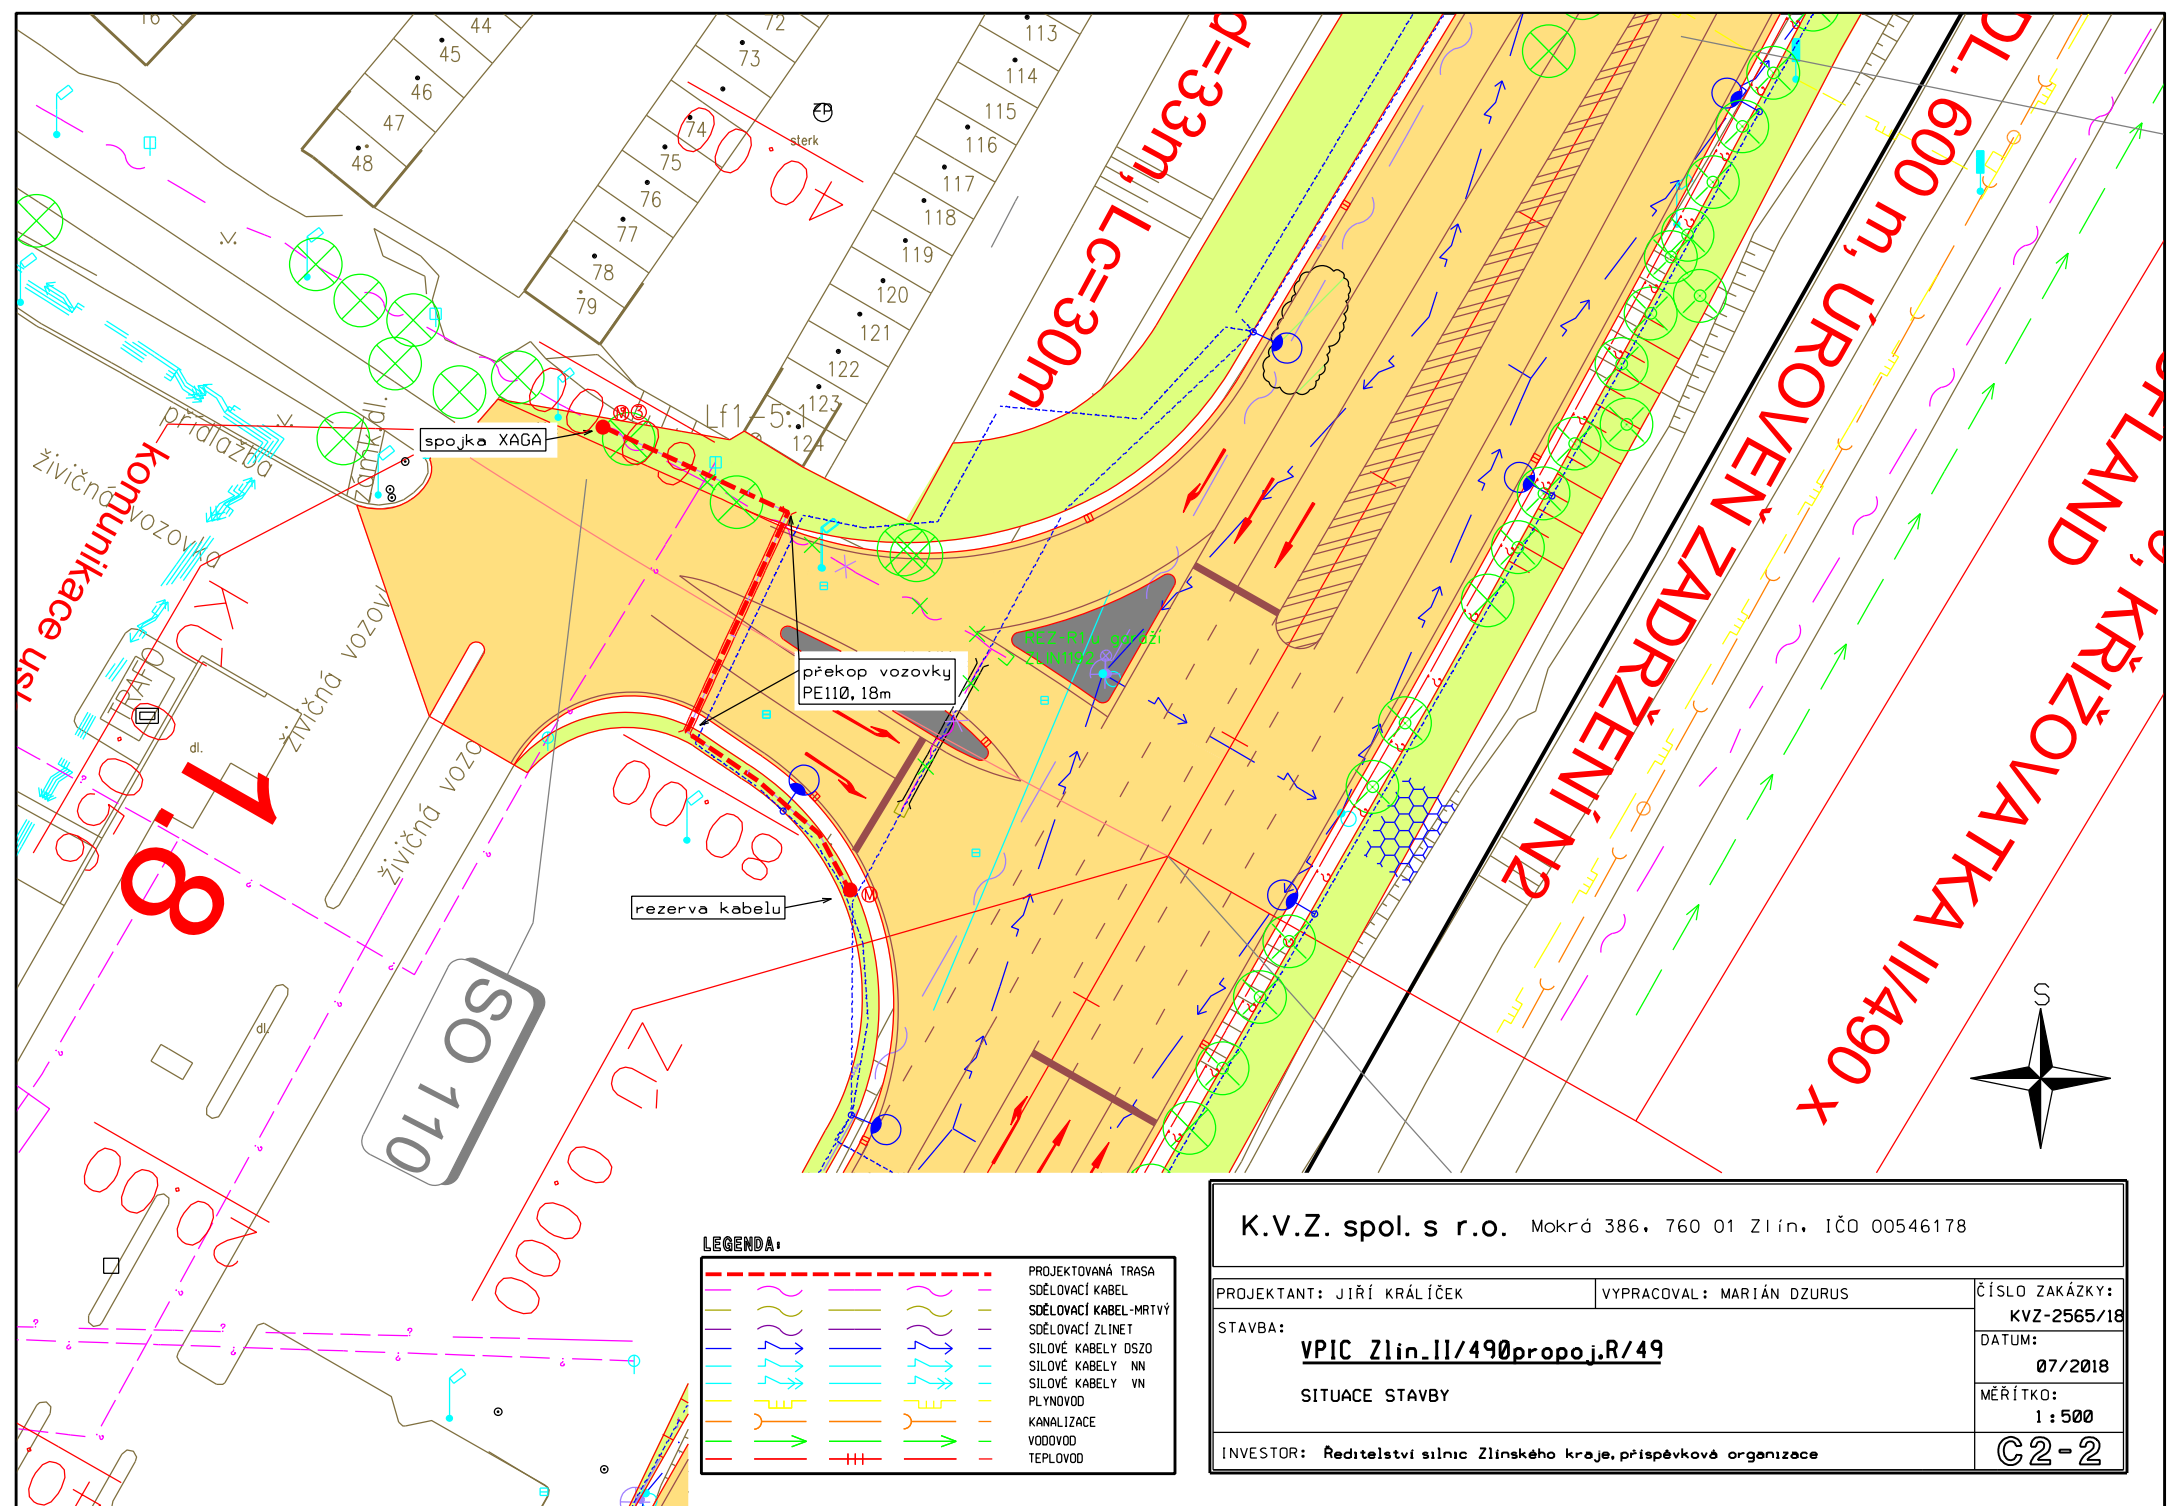

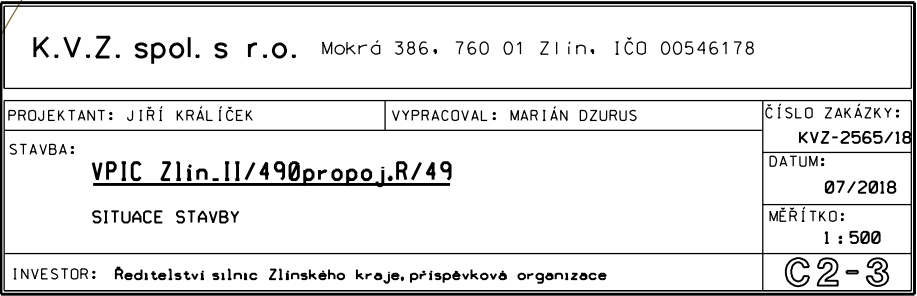

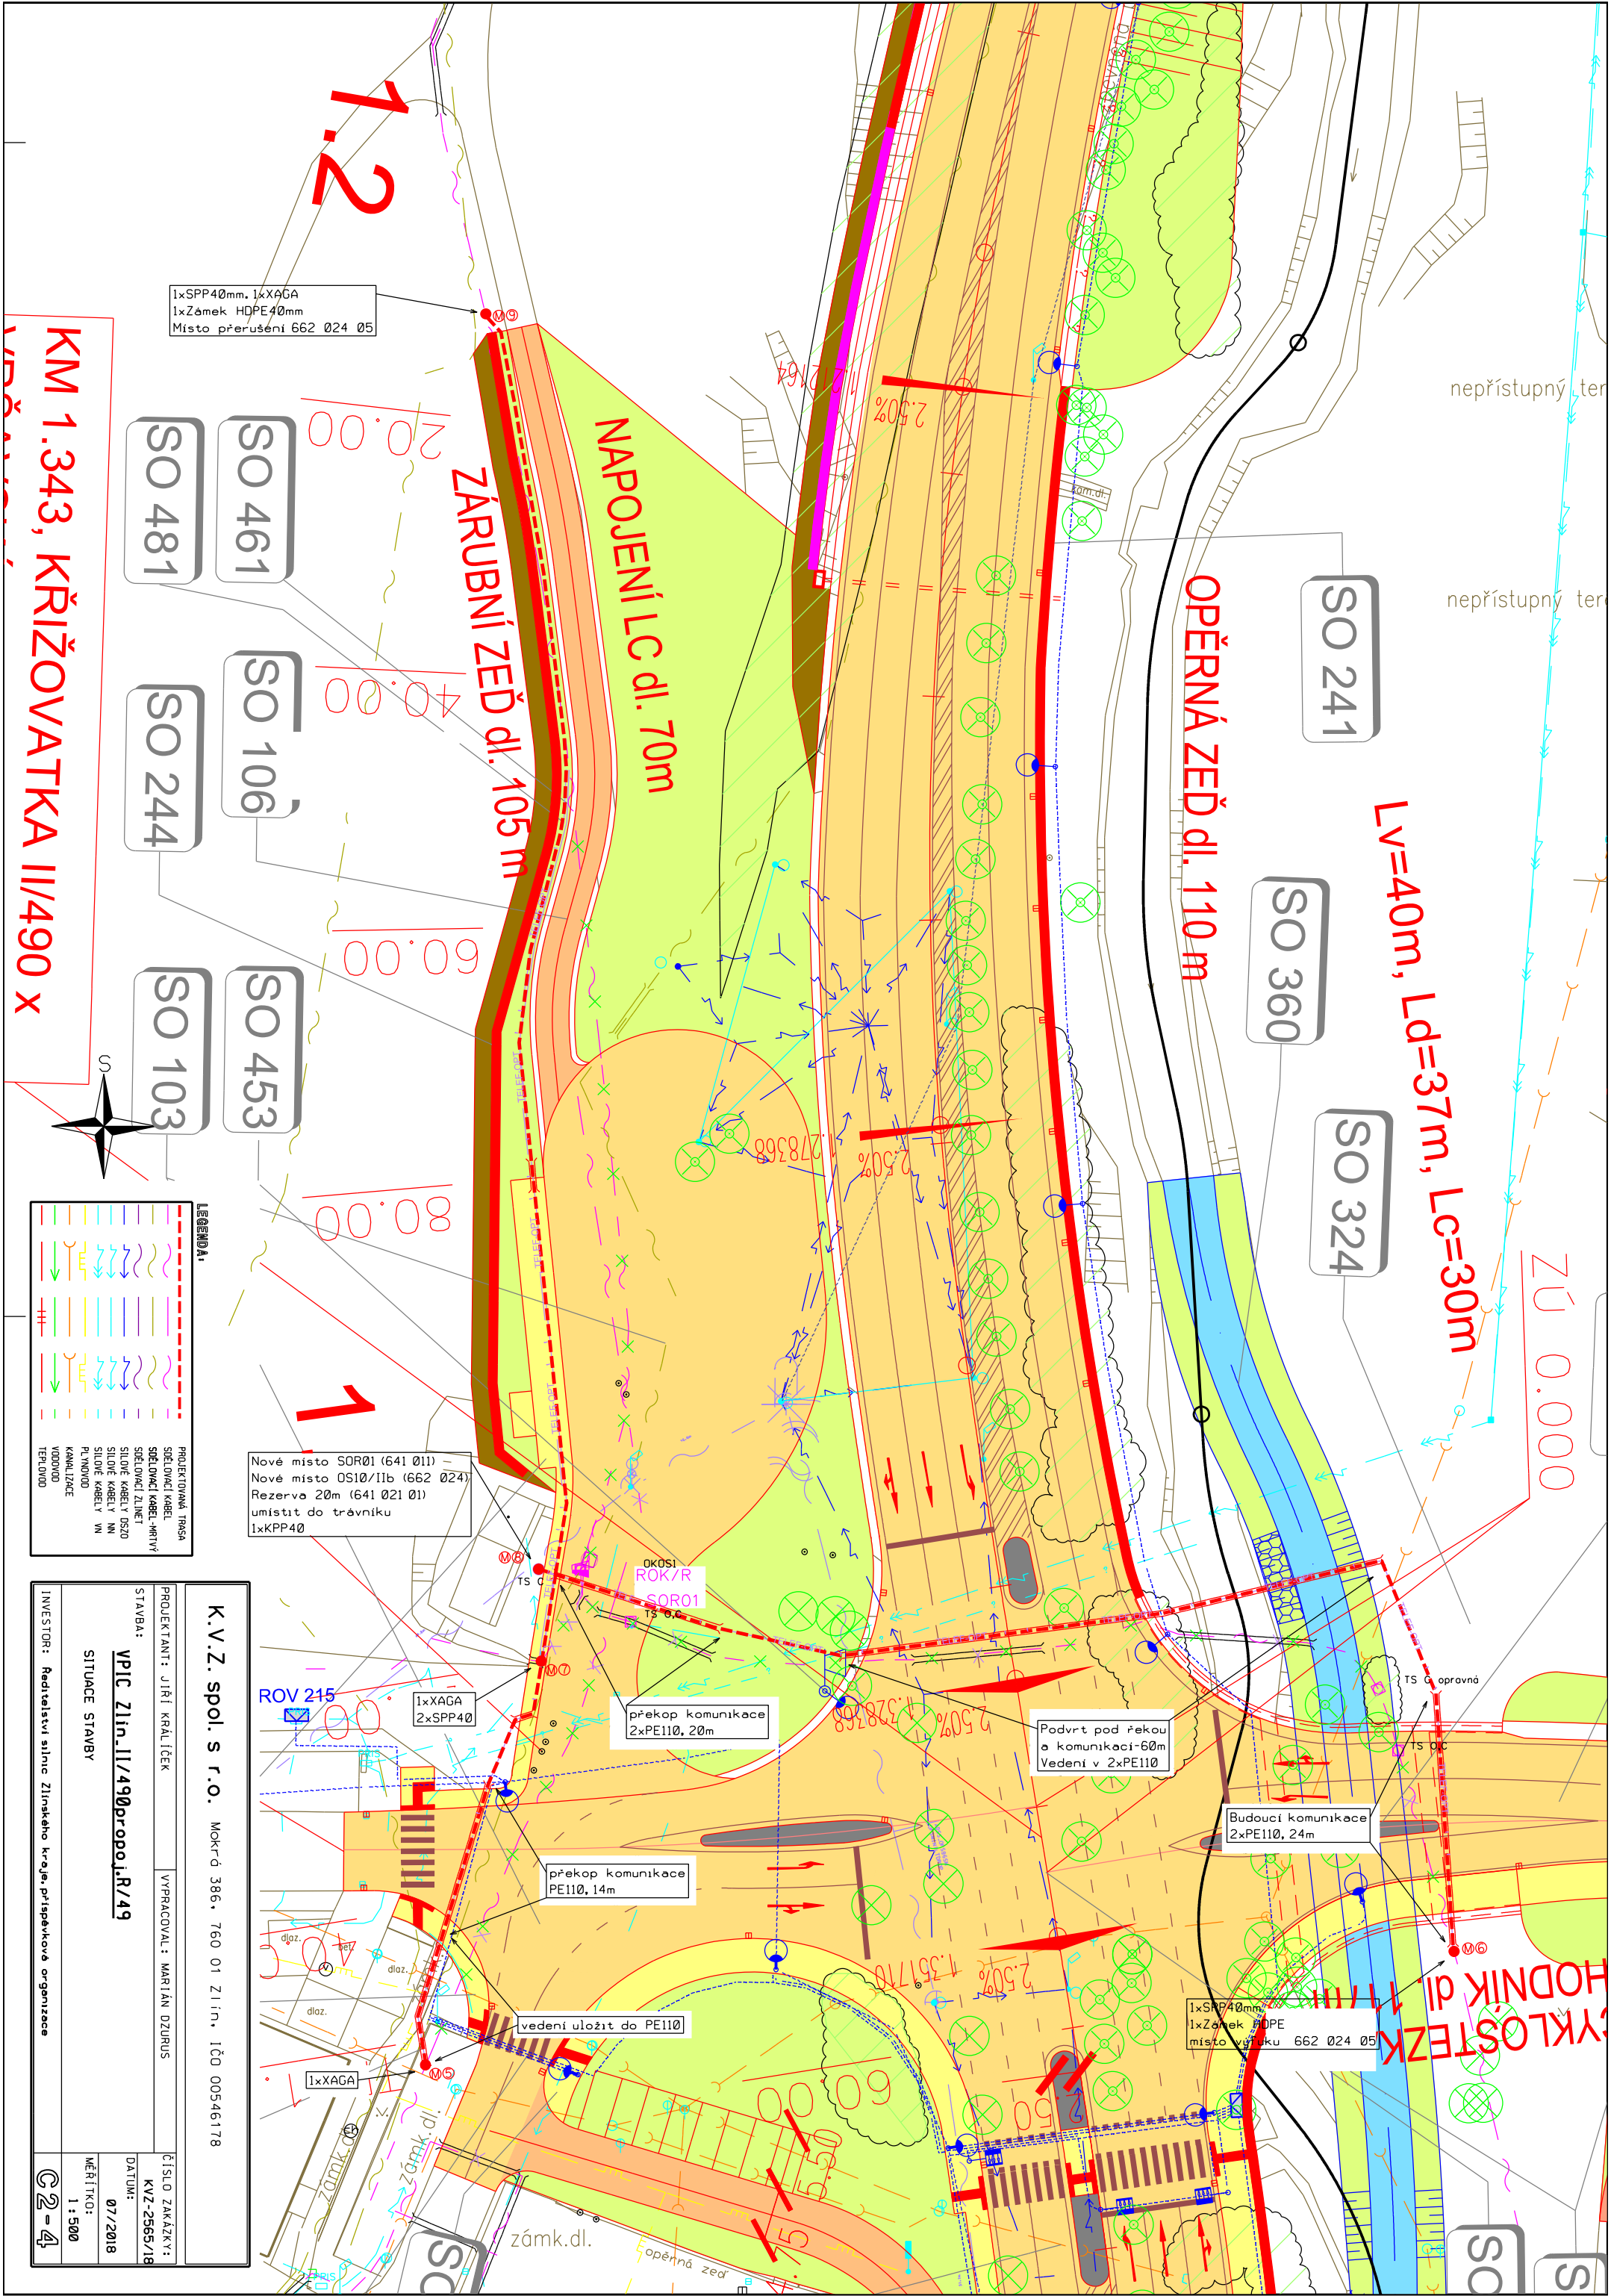

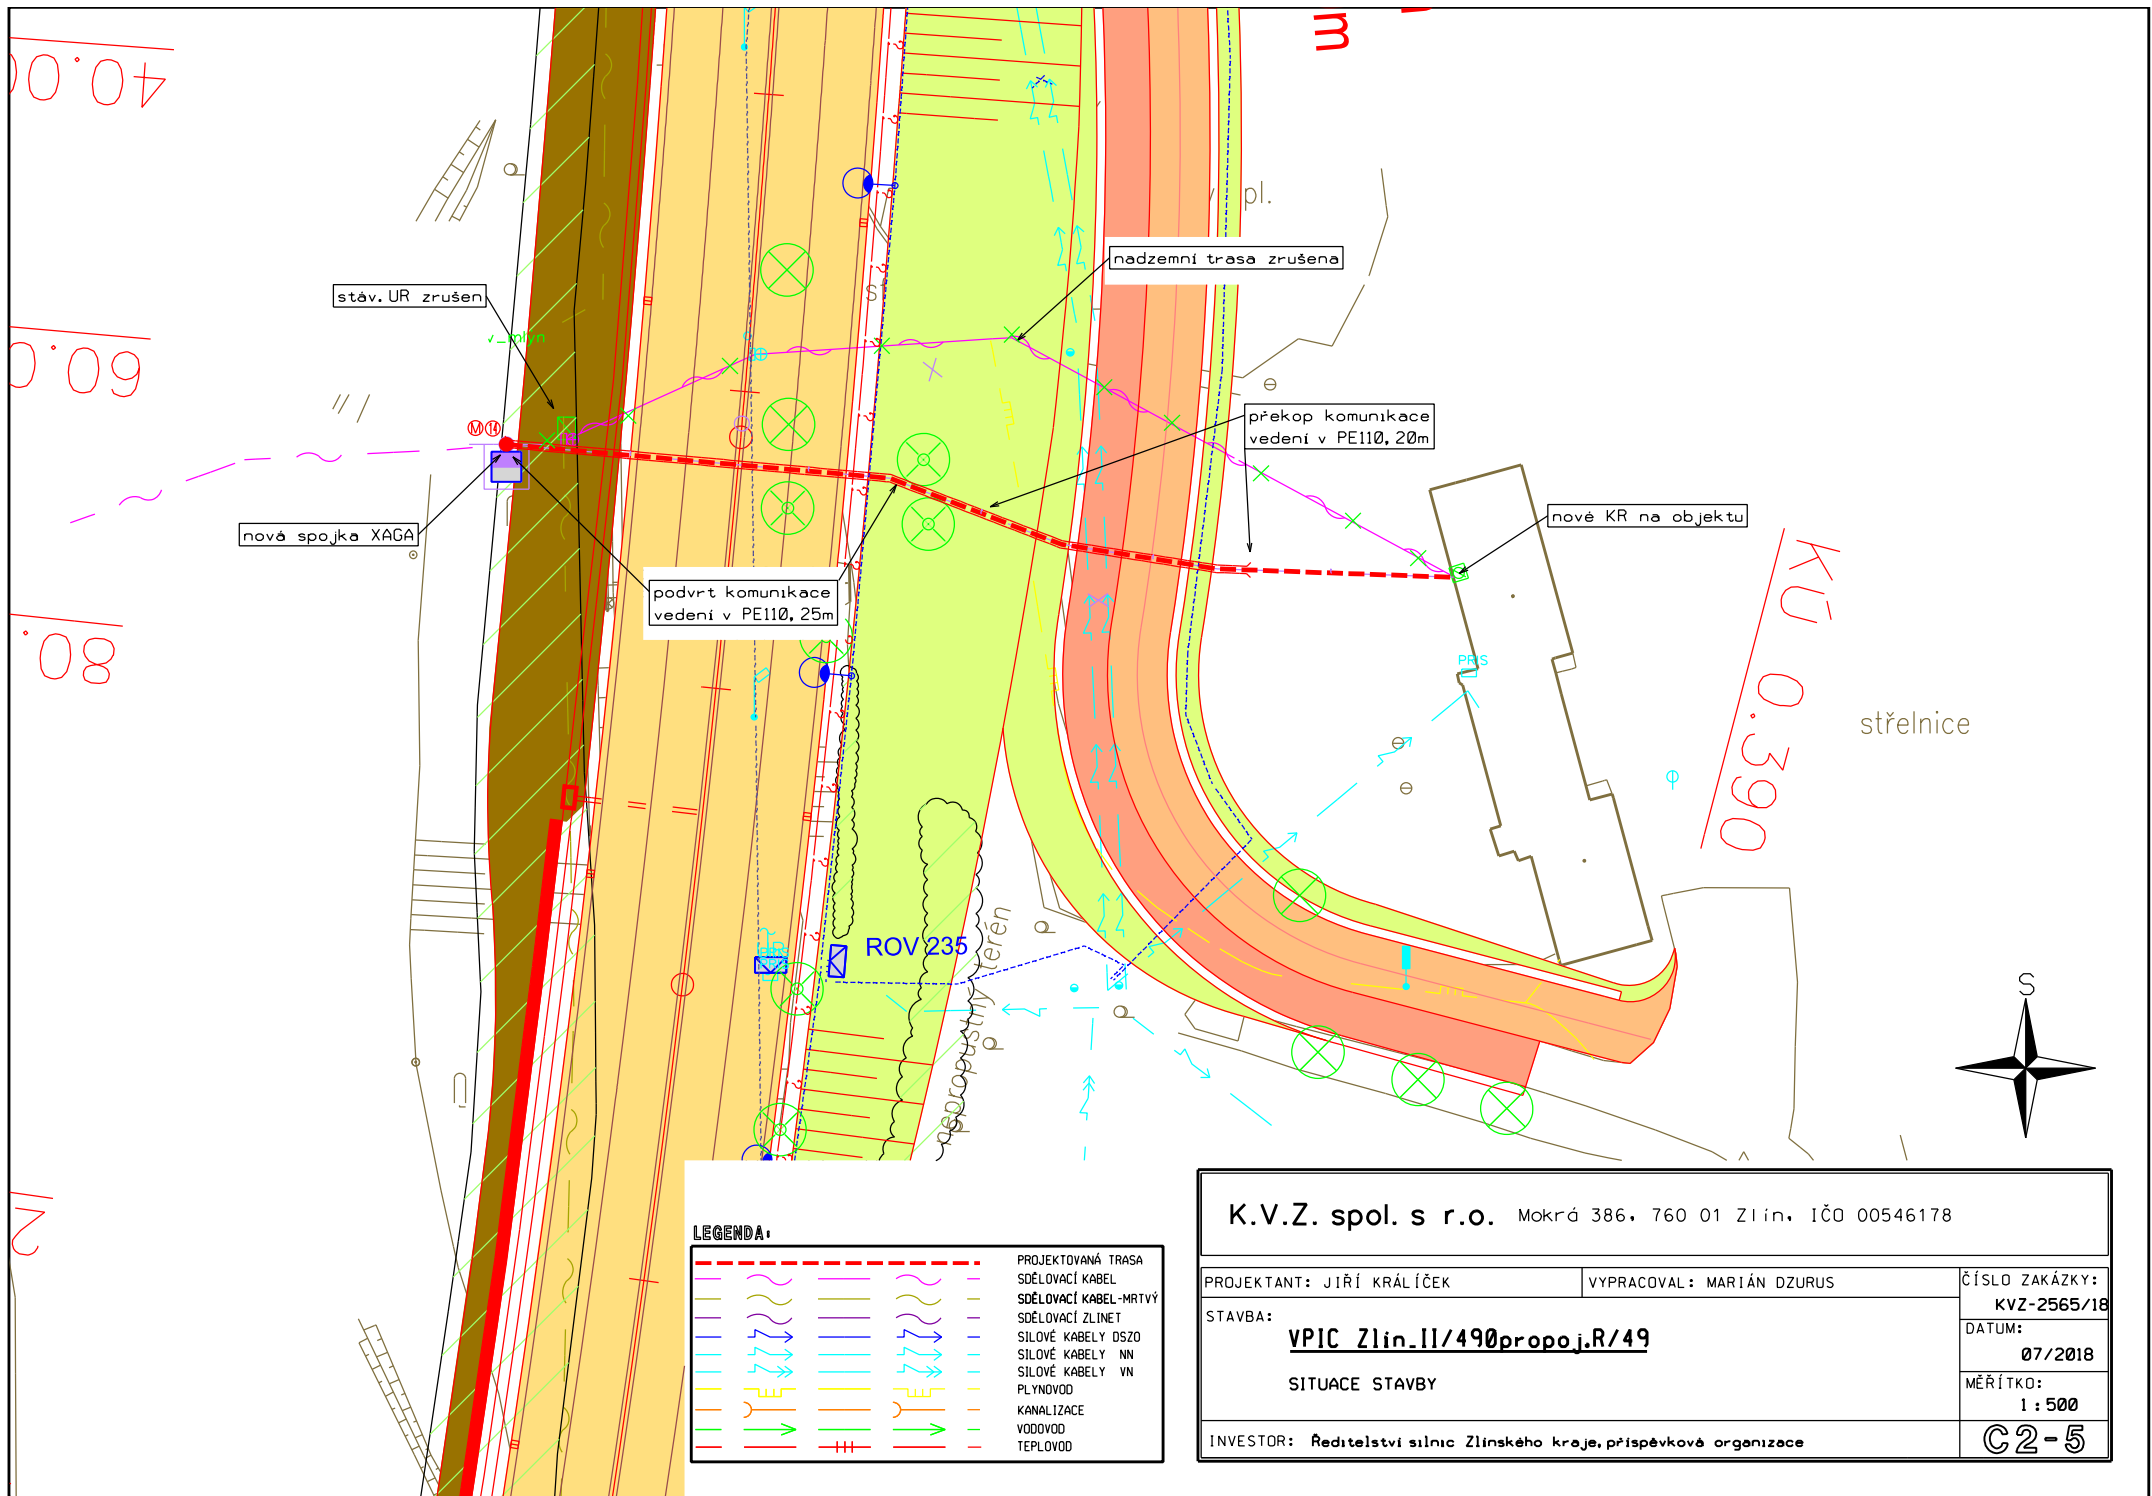

LEGENDA:

	PROJEKTOVANÁ TRASA
	SDĚLOVACÍ KABEL
	SDĚLOVACÍ KABEL-MRTVÝ
	SDĚLOVACÍ ZLINET
	SILOVÉ KABELY DSZO
	SILOVÉ KABELY NN
	SILOVÉ KABELY VN
	PLYNOVOD
	KANALIZACE
	VODOVOD
	TEPLOVOD

K.V.Z. spol. s r.o. Mokrá 386, 760 01 Zlín, IČO 00546178

PROJEKTANT: JIŘÍ KRÁLÍČEK

VYPRACOVAL: MARIÁN DZURUS

ČÍSLO ZAKÁZKY:
KVZ-2565/18

STAVBA:

VPIC Zlín_II/490propoj.R/49


DATUM:
07/2018

SITUACE STAVBY

MĚŘÍTKO:
1 : 500

INVESTOR: Ředitelství silnic Zlínského kraje, příspěvková organizace

C2-5

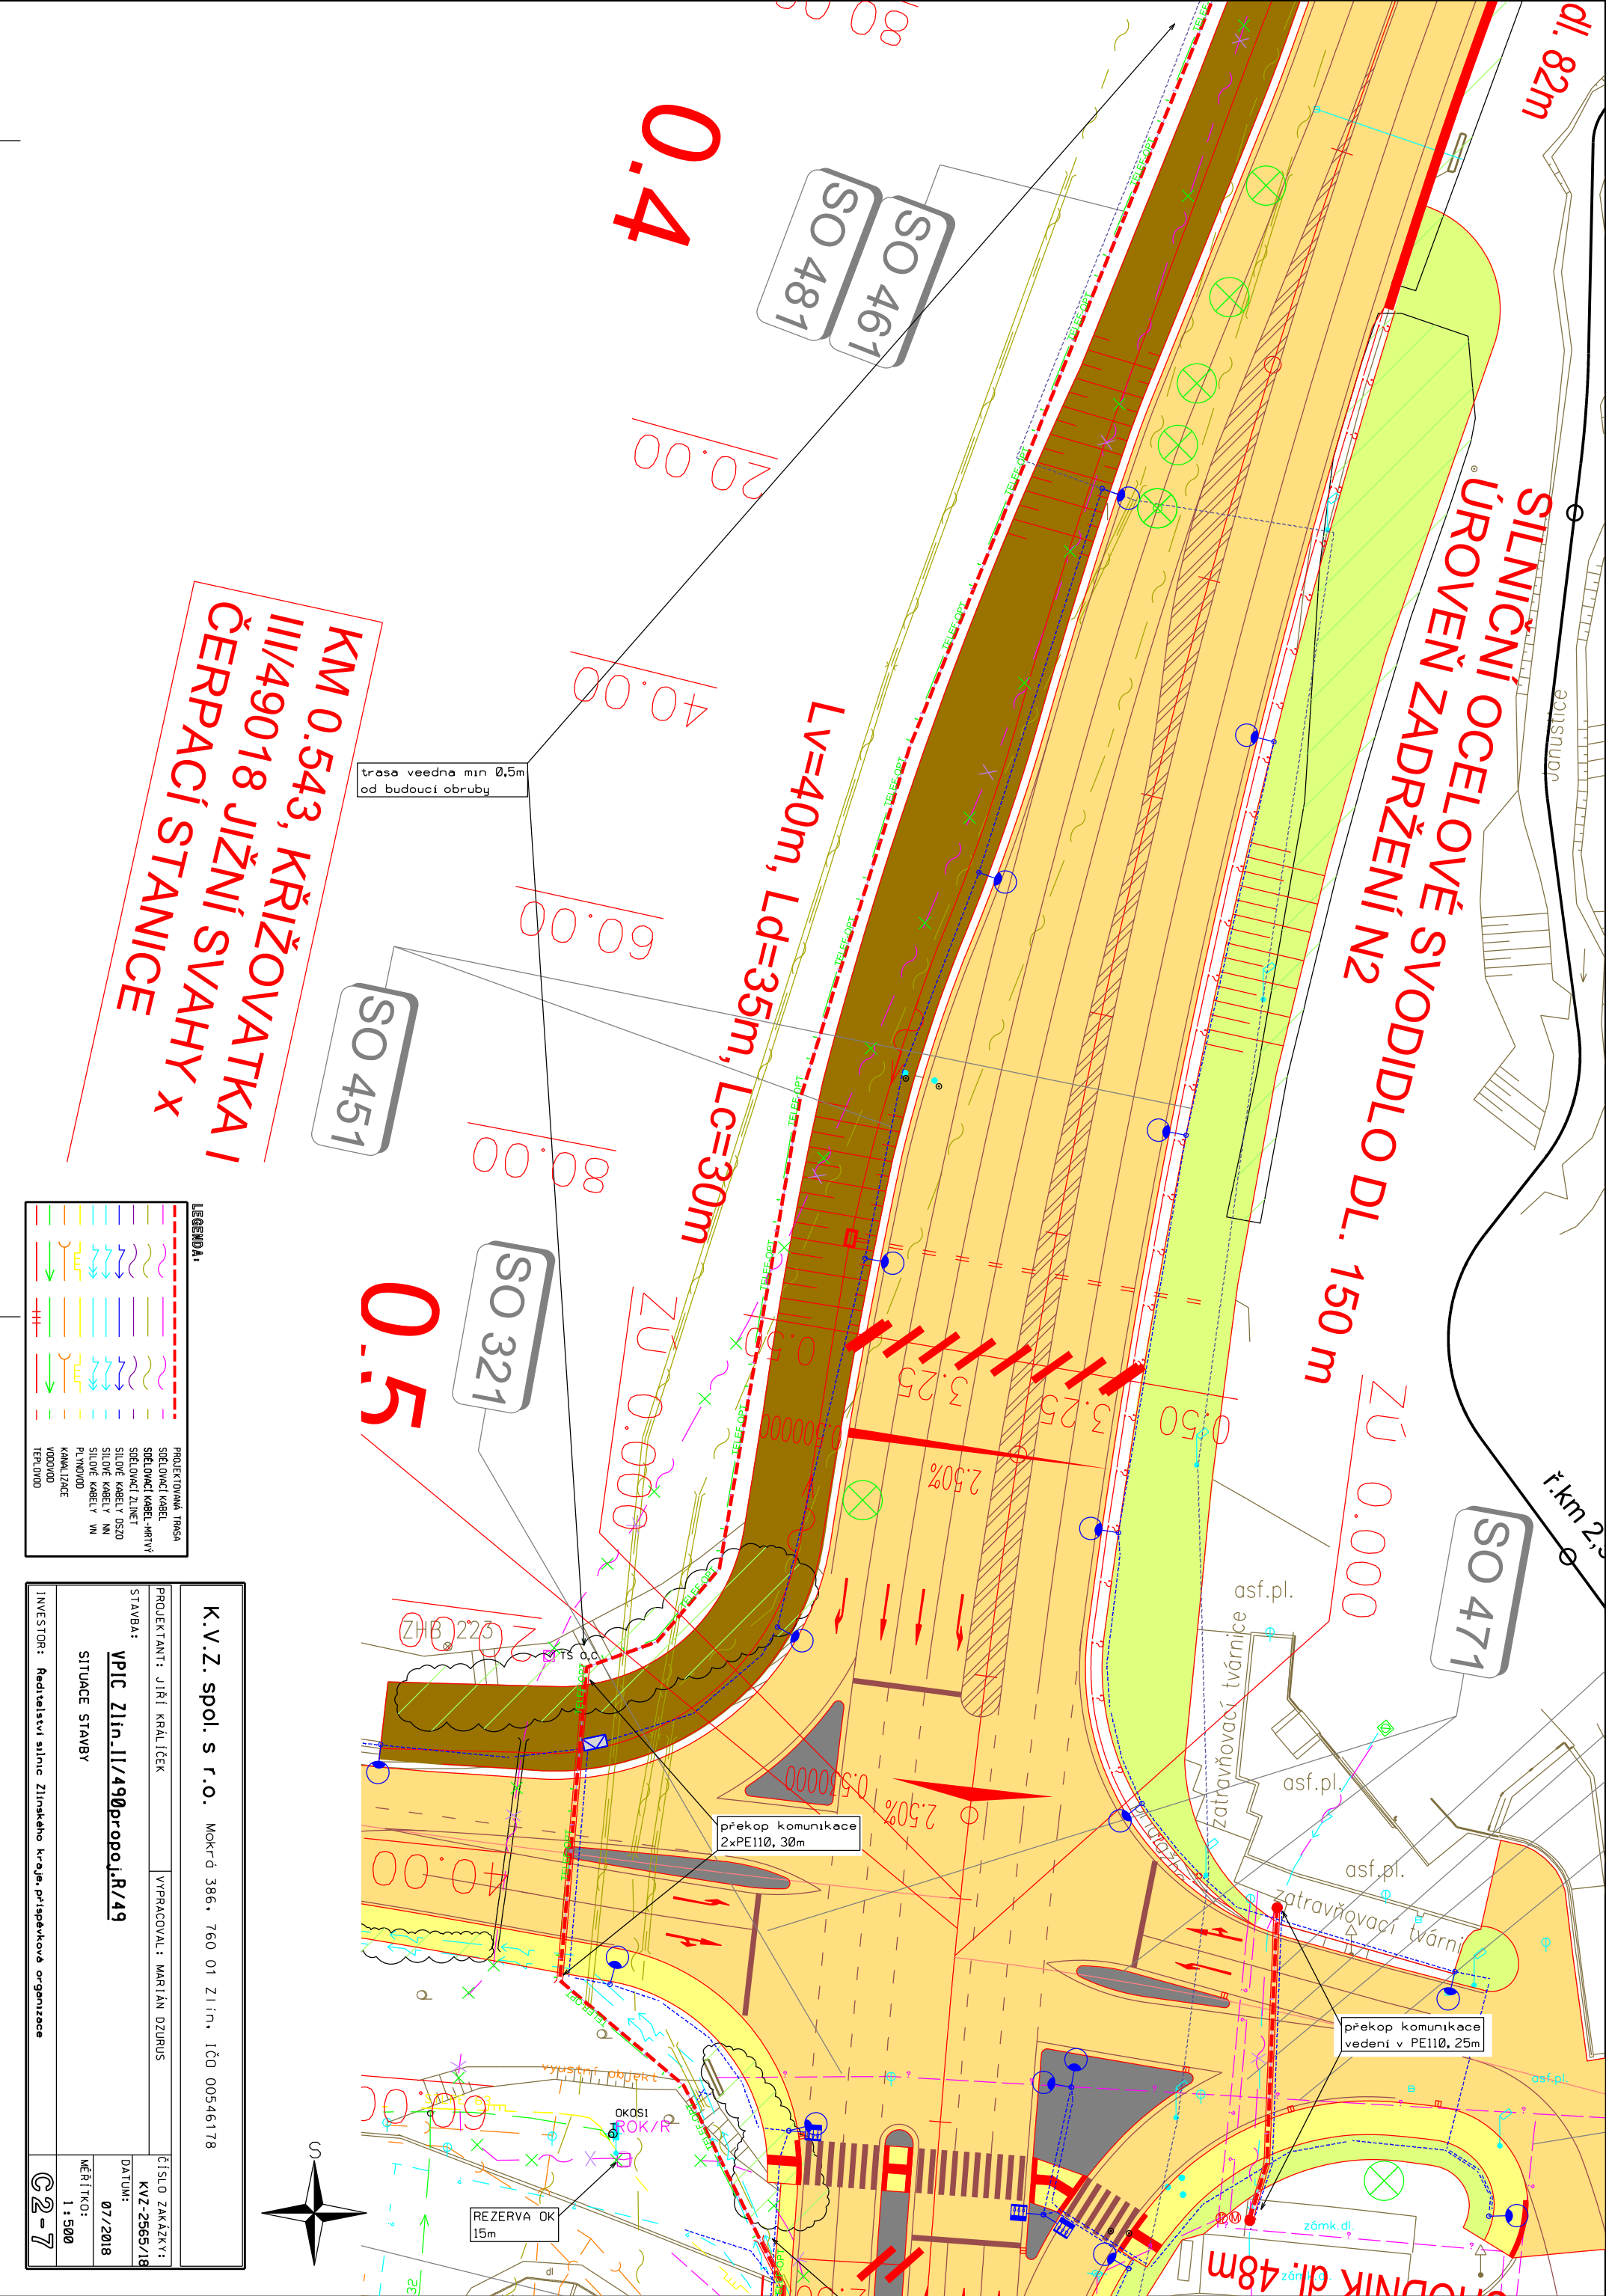

dl. 82m

SILNIČNÍ OCELOVÉ SVODIDLO
ÚROVEŇ ZADRŽENÍ N2

ZU 0.000

SO 471

překop komunikace
vedení v PE110, 25m

svodník dl. 48m

SO 461
SO 481

Lv=40m, Ld=35m, Lc=30m

0.4

trasa vedna min 0,5m
od budoucí obruby

SO 451


SO 321

0.5

ZU 0.000

překop komunikace
2xPE110, 30m

REZERVA OK
15m

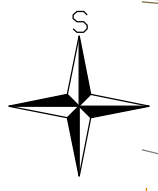

K.V.Z. spol. s r.o. Mokrá 386, 760 01 Zlín, IČO 00546178

PROJEKTANT: JIŘÍ KRÁLÍČEK VYPRACOVAL: MARIÁN DZURUS

STAVBA: VPIČ Zlín-III/490projei.R/49

SITUACE STAVBY

INVESTOR: Ředitelství silnic Zlínského kraje, příspěvková organizace

LEGENDA:


	PROJEKOVANÁ TRASA
	SEKOVACÍ KABEL
	SEKOVACÍ KABEL - VRTVY
	SEKOVACÍ ZLINET
	SILOVÉ KABELY OSO
	SILOVÉ KABELY NN
	SILOVÉ KABELY VN
	PLUVIOVOD
	KANALIZACE
	VODNOD
	TEPLNOD


1 : 500

© 2017

K.V.Z. spol. s r.o. Mokrá 386 • 760 01 Zlín • IČO 00546178	
PROJEKTANT: JIŘÍ KRÁLÍČEK	VYPRACOVAL: MARIÁN DZURUS
STAVBA: VPJC Zlín-II/490propojení R/49	ČÍSLO ZAKÁZKY: KYZ-2565/18
SITUACE STAVBY	DATUM: 07/2018
INVESTOR: Ředitelství silnic Zlínského kraje, příspěvková organizace	MĚŘÍTKO: 1 : 500
C2-8	

LEGENDA:	
	PROJEKTOVANÁ TRASA
	SPELONACÍ KABEL
	SPELONACÍ KABEL -WRITÝ
	SPELONACÍ ZLINET
	SILNÉ KABELY OS20
	SILNÉ KABELY NN
	SILNÉ KABELY VN
	TLNODOD
	KANALIZACE
	VODOVOD
	TEPLOVOD

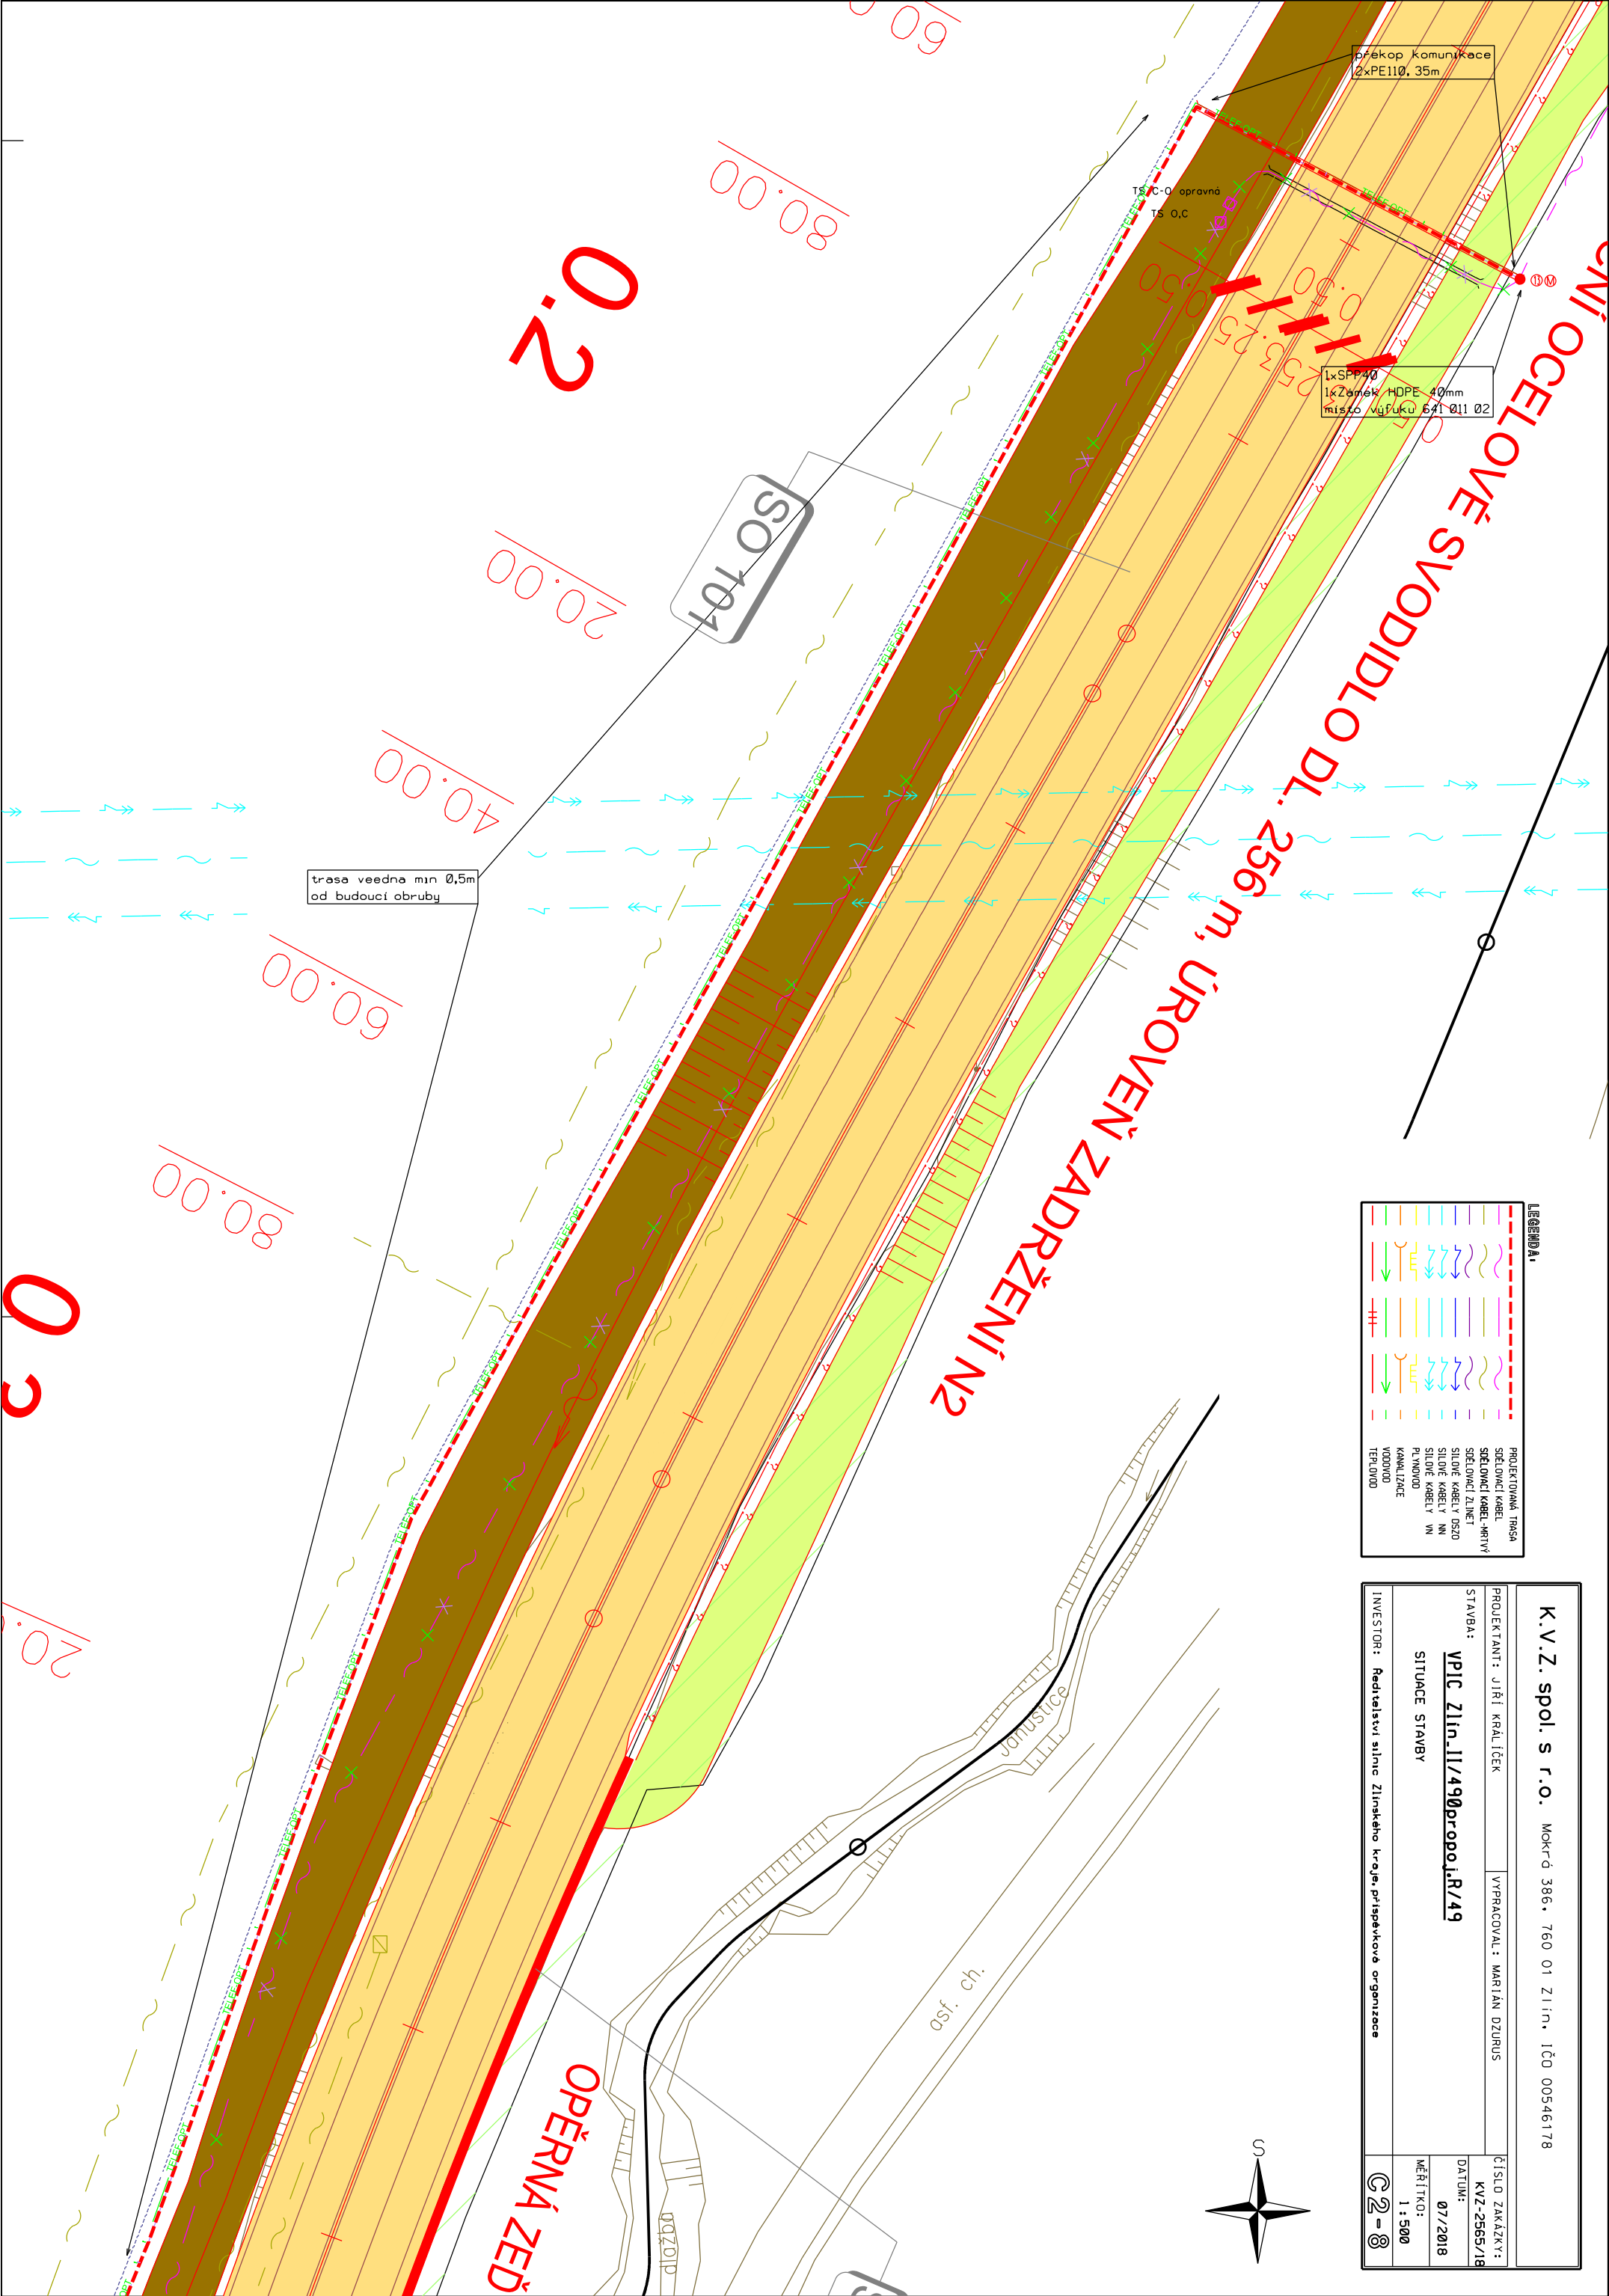

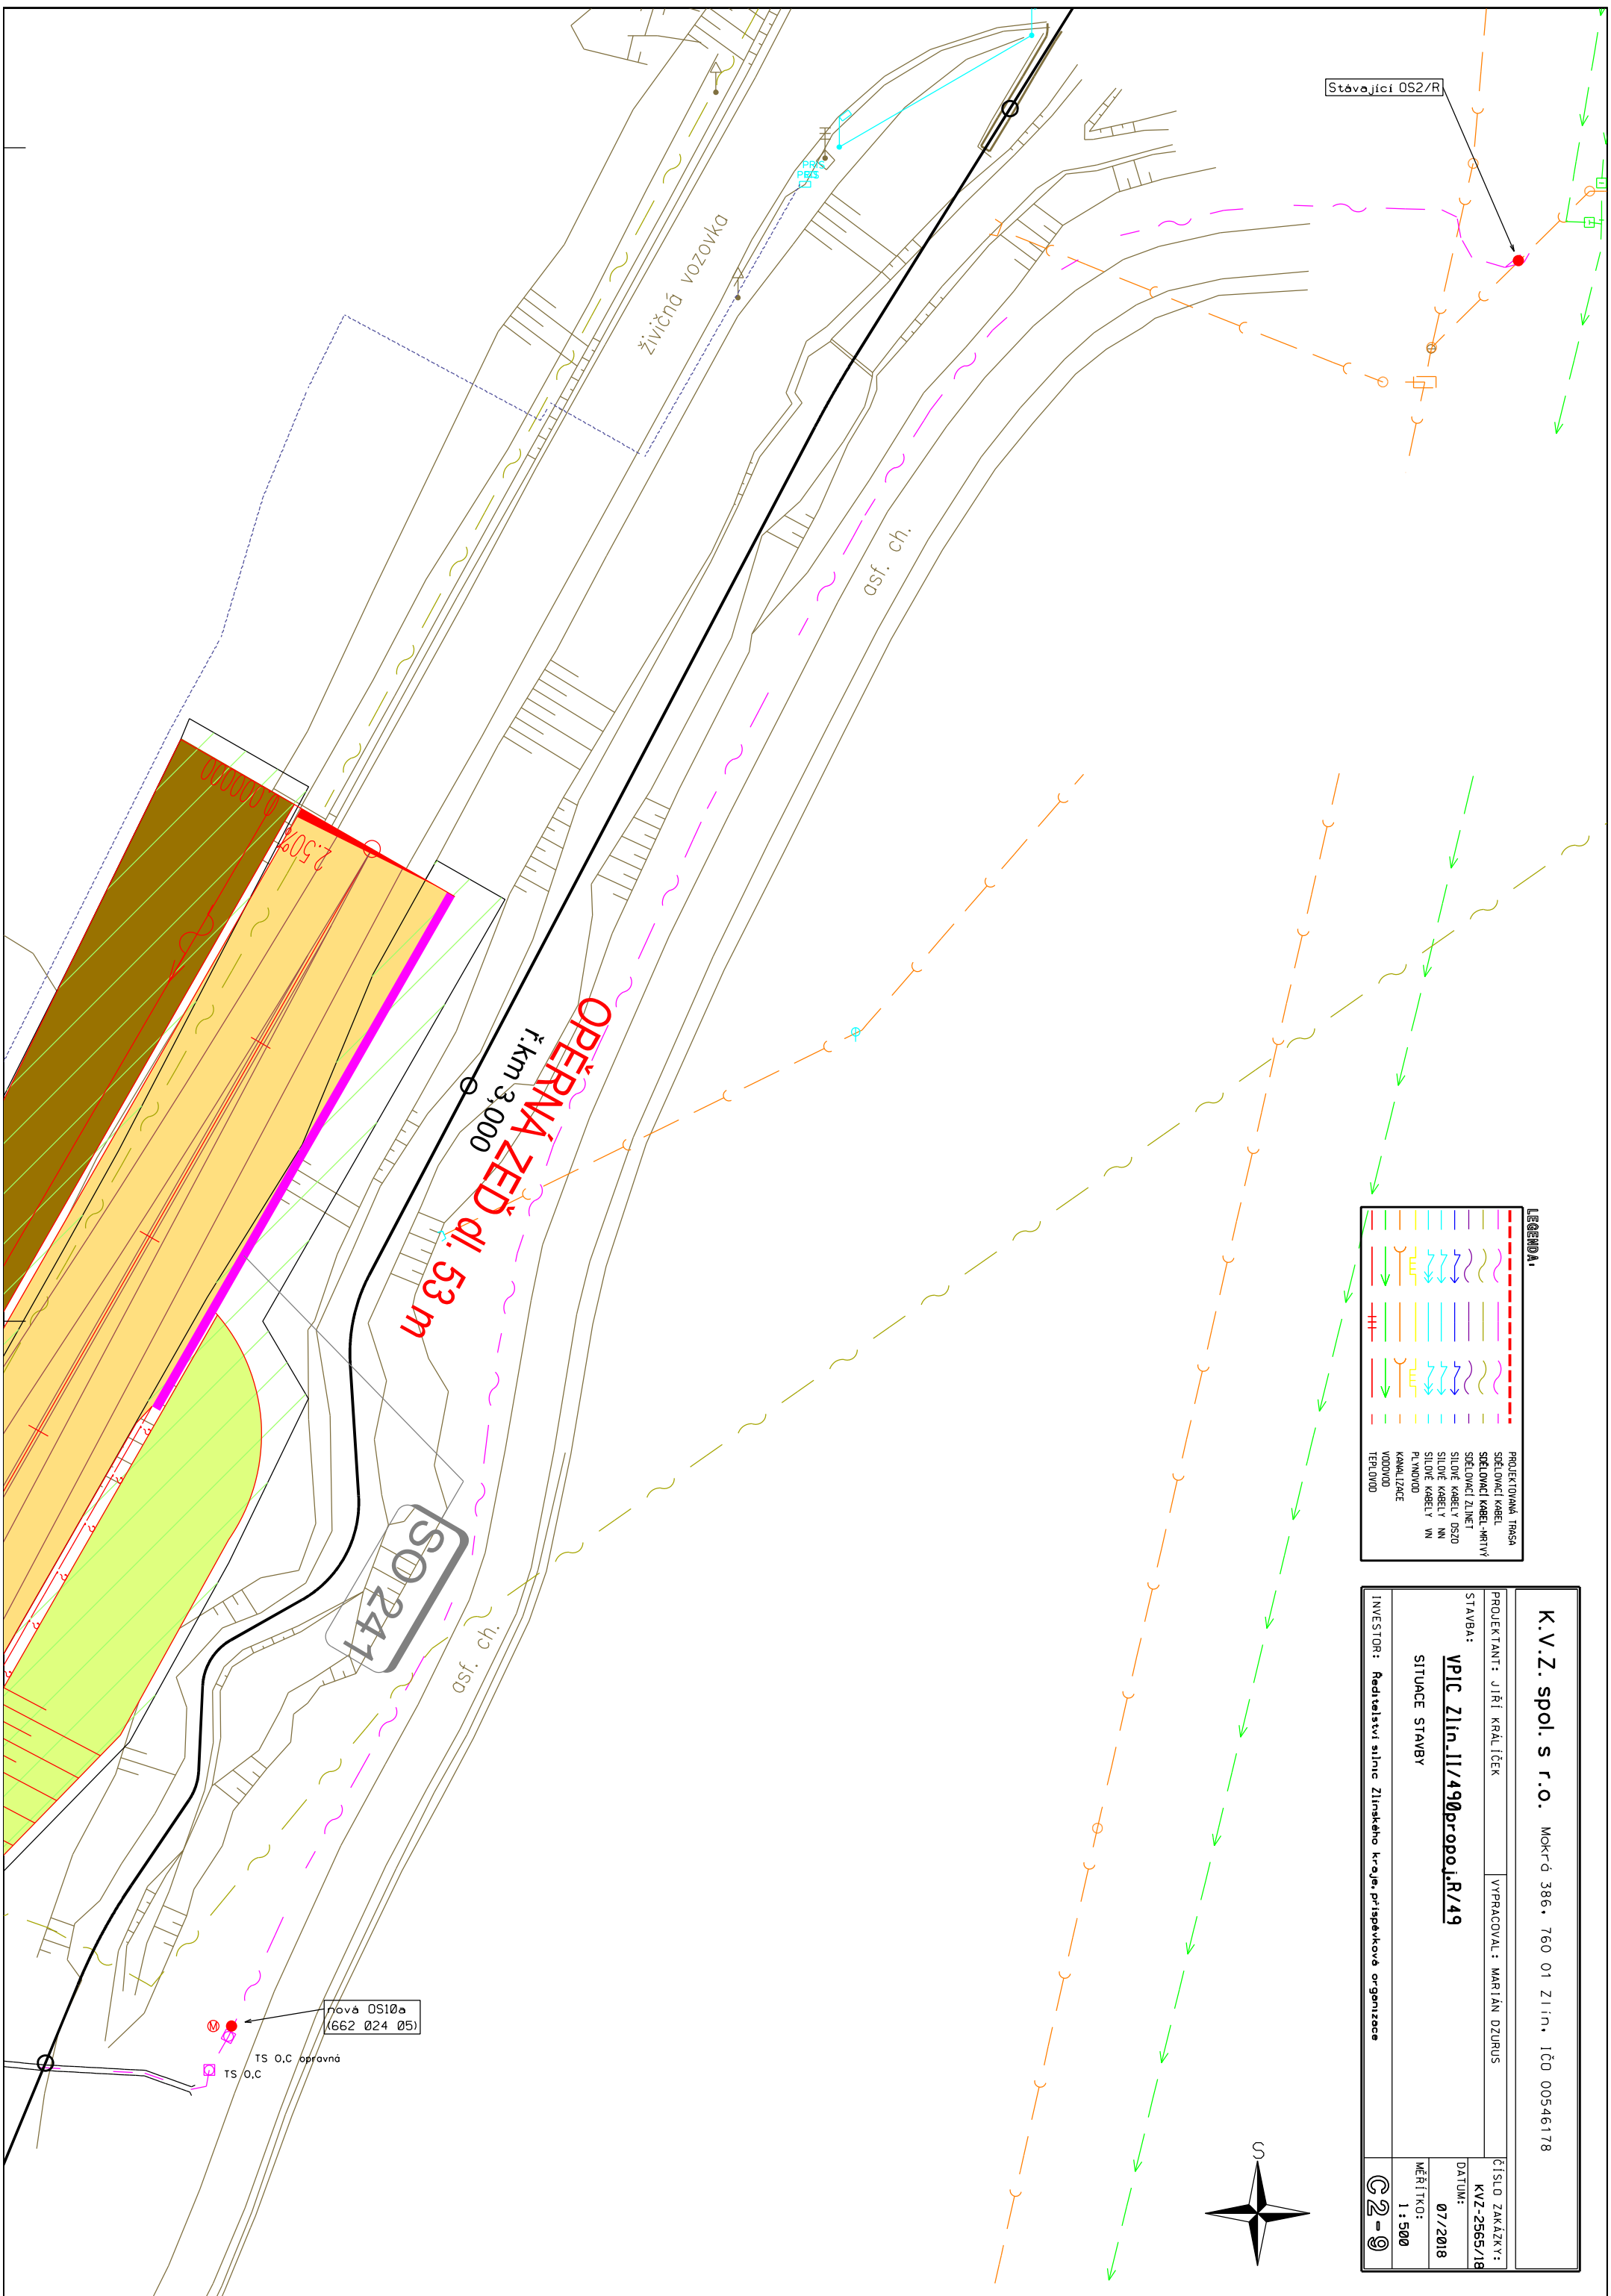

K.V.Z. spol. s r.o. Mokrá 386, 760 01 Zlín, IČO 00546178	
PROJEKTANT: JIŘÍ KRÁLÍČEK	VYPRACOVAL: MARIÁN DZURUS
ČÍSLO ZAKÁZKY: KVZ-2565/18	
DATUM: 07/2018	
MĚŘÍTKO: 1 : 5000	
STAVBA: <u>VPJC Zlín.11/490pro-poj.R/49</u>	
SITUACE STAVBY	
INVESTOR: Realizační sílnic Zlínského kraje, příspěvková organizace	
C2-9	